

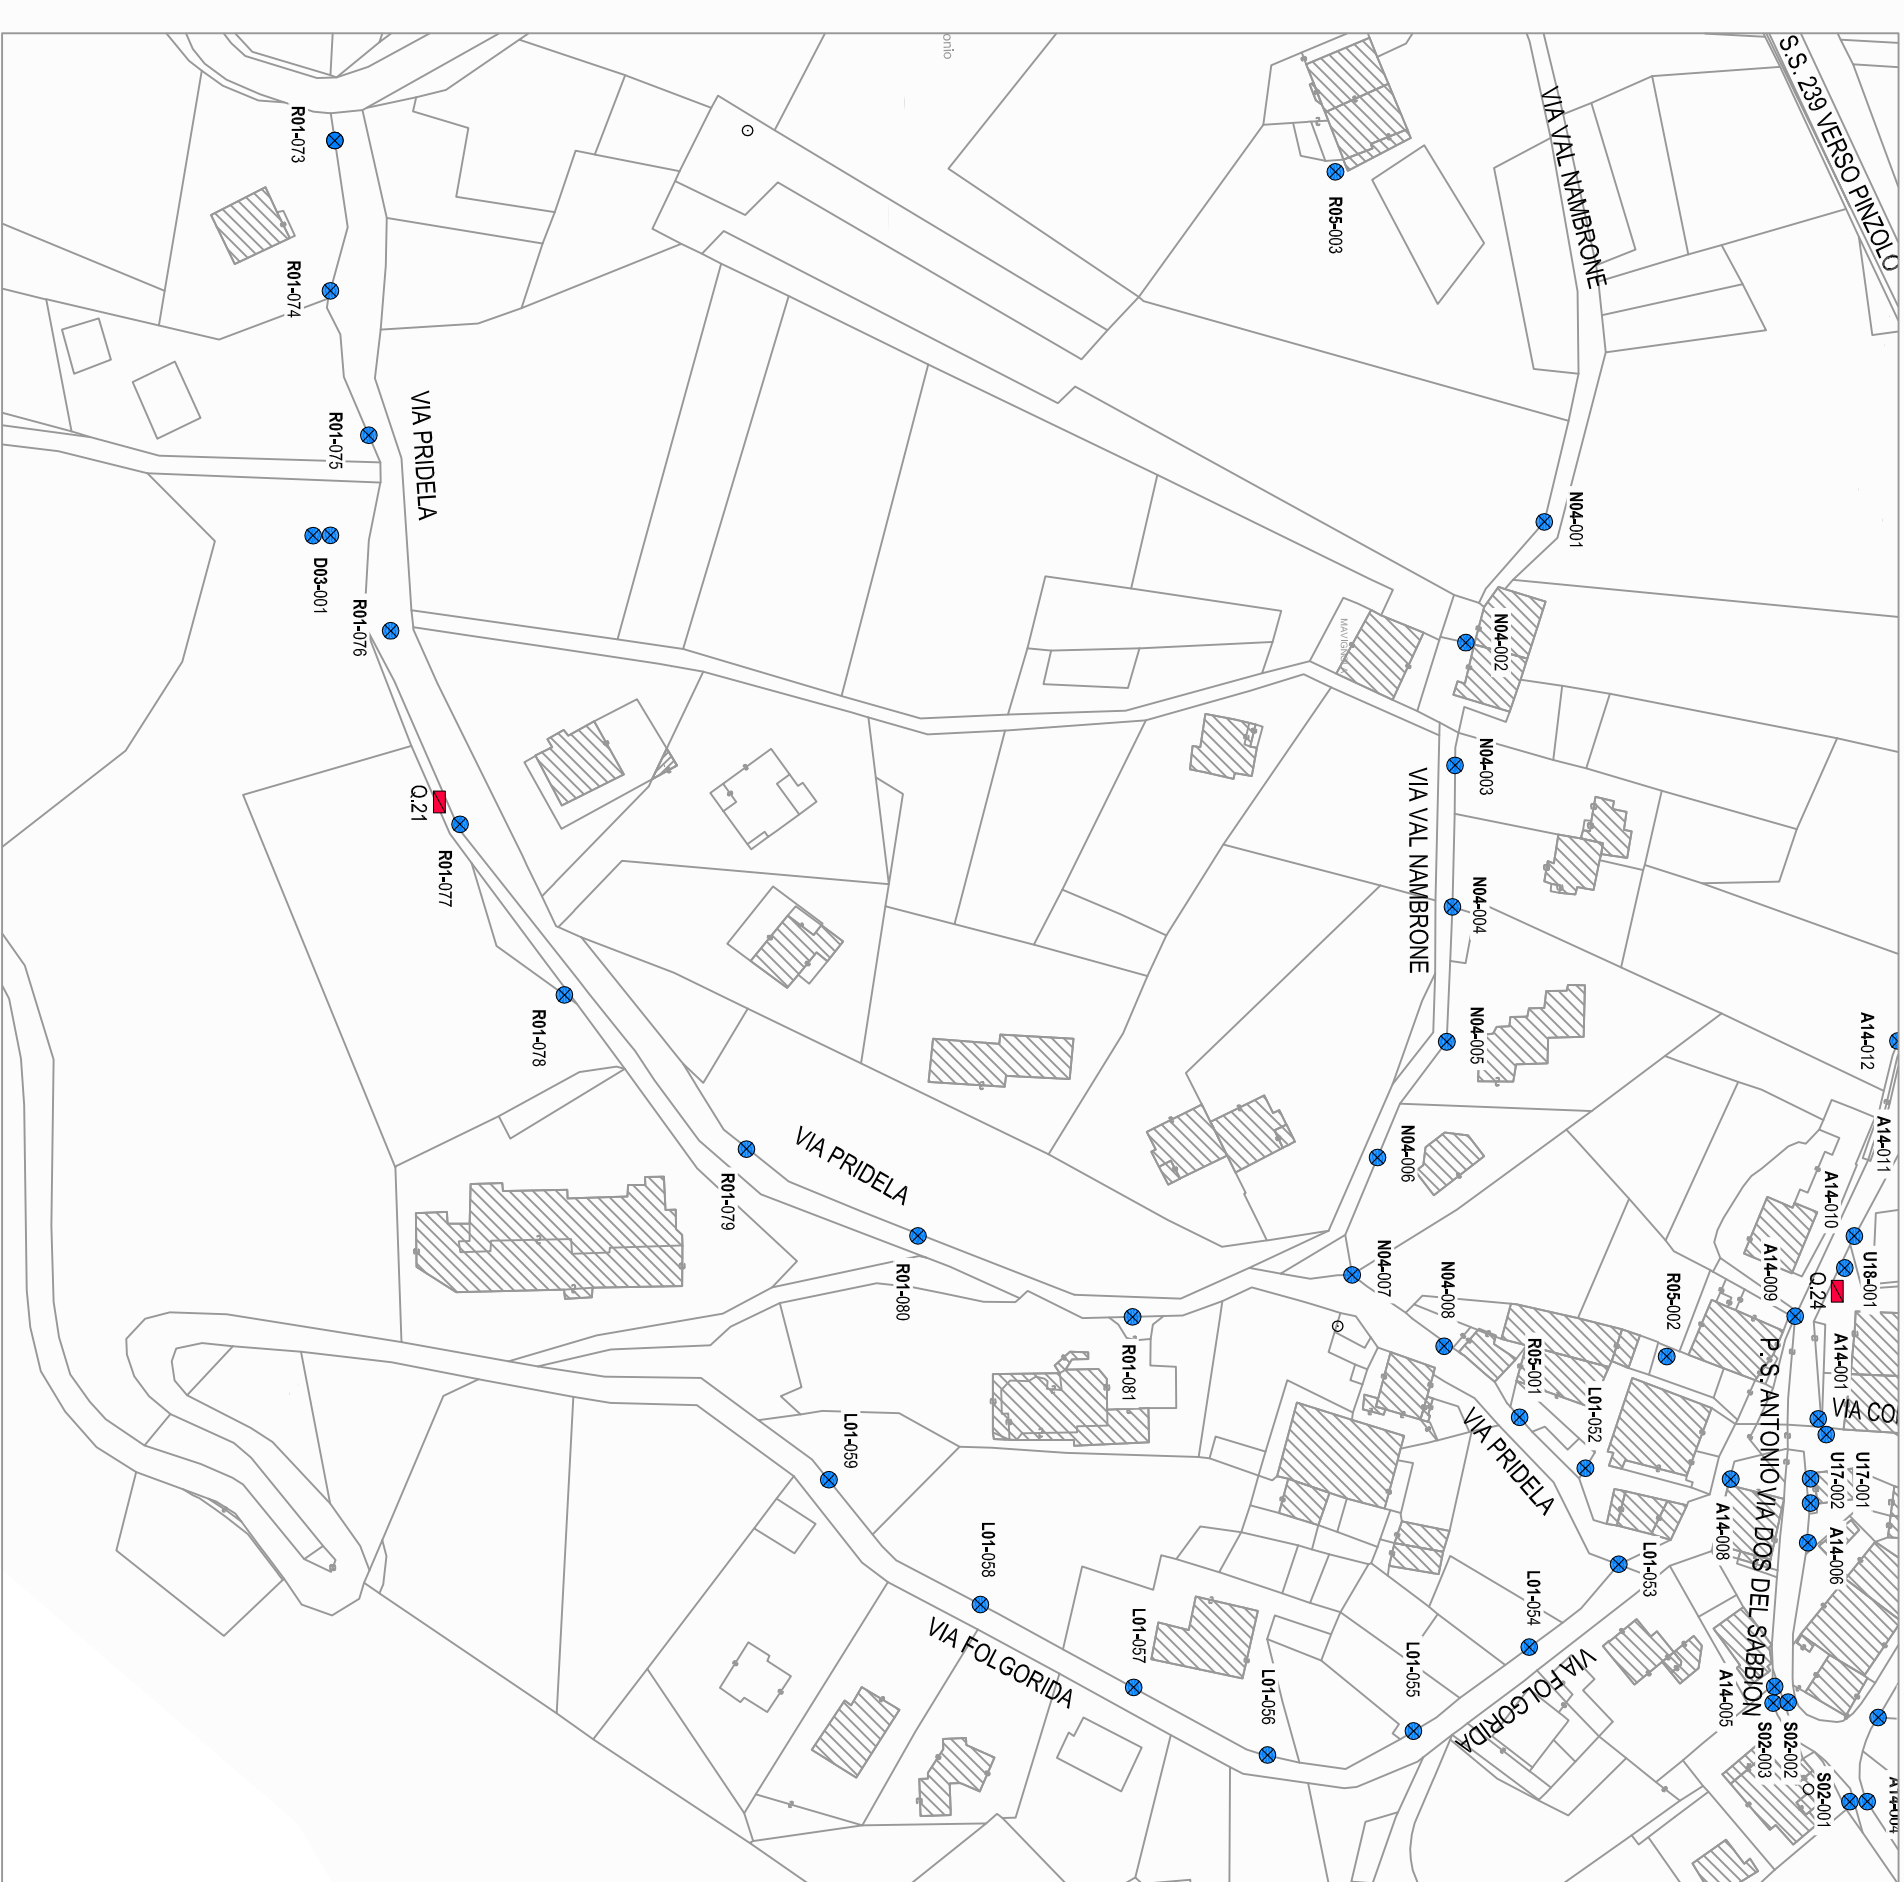
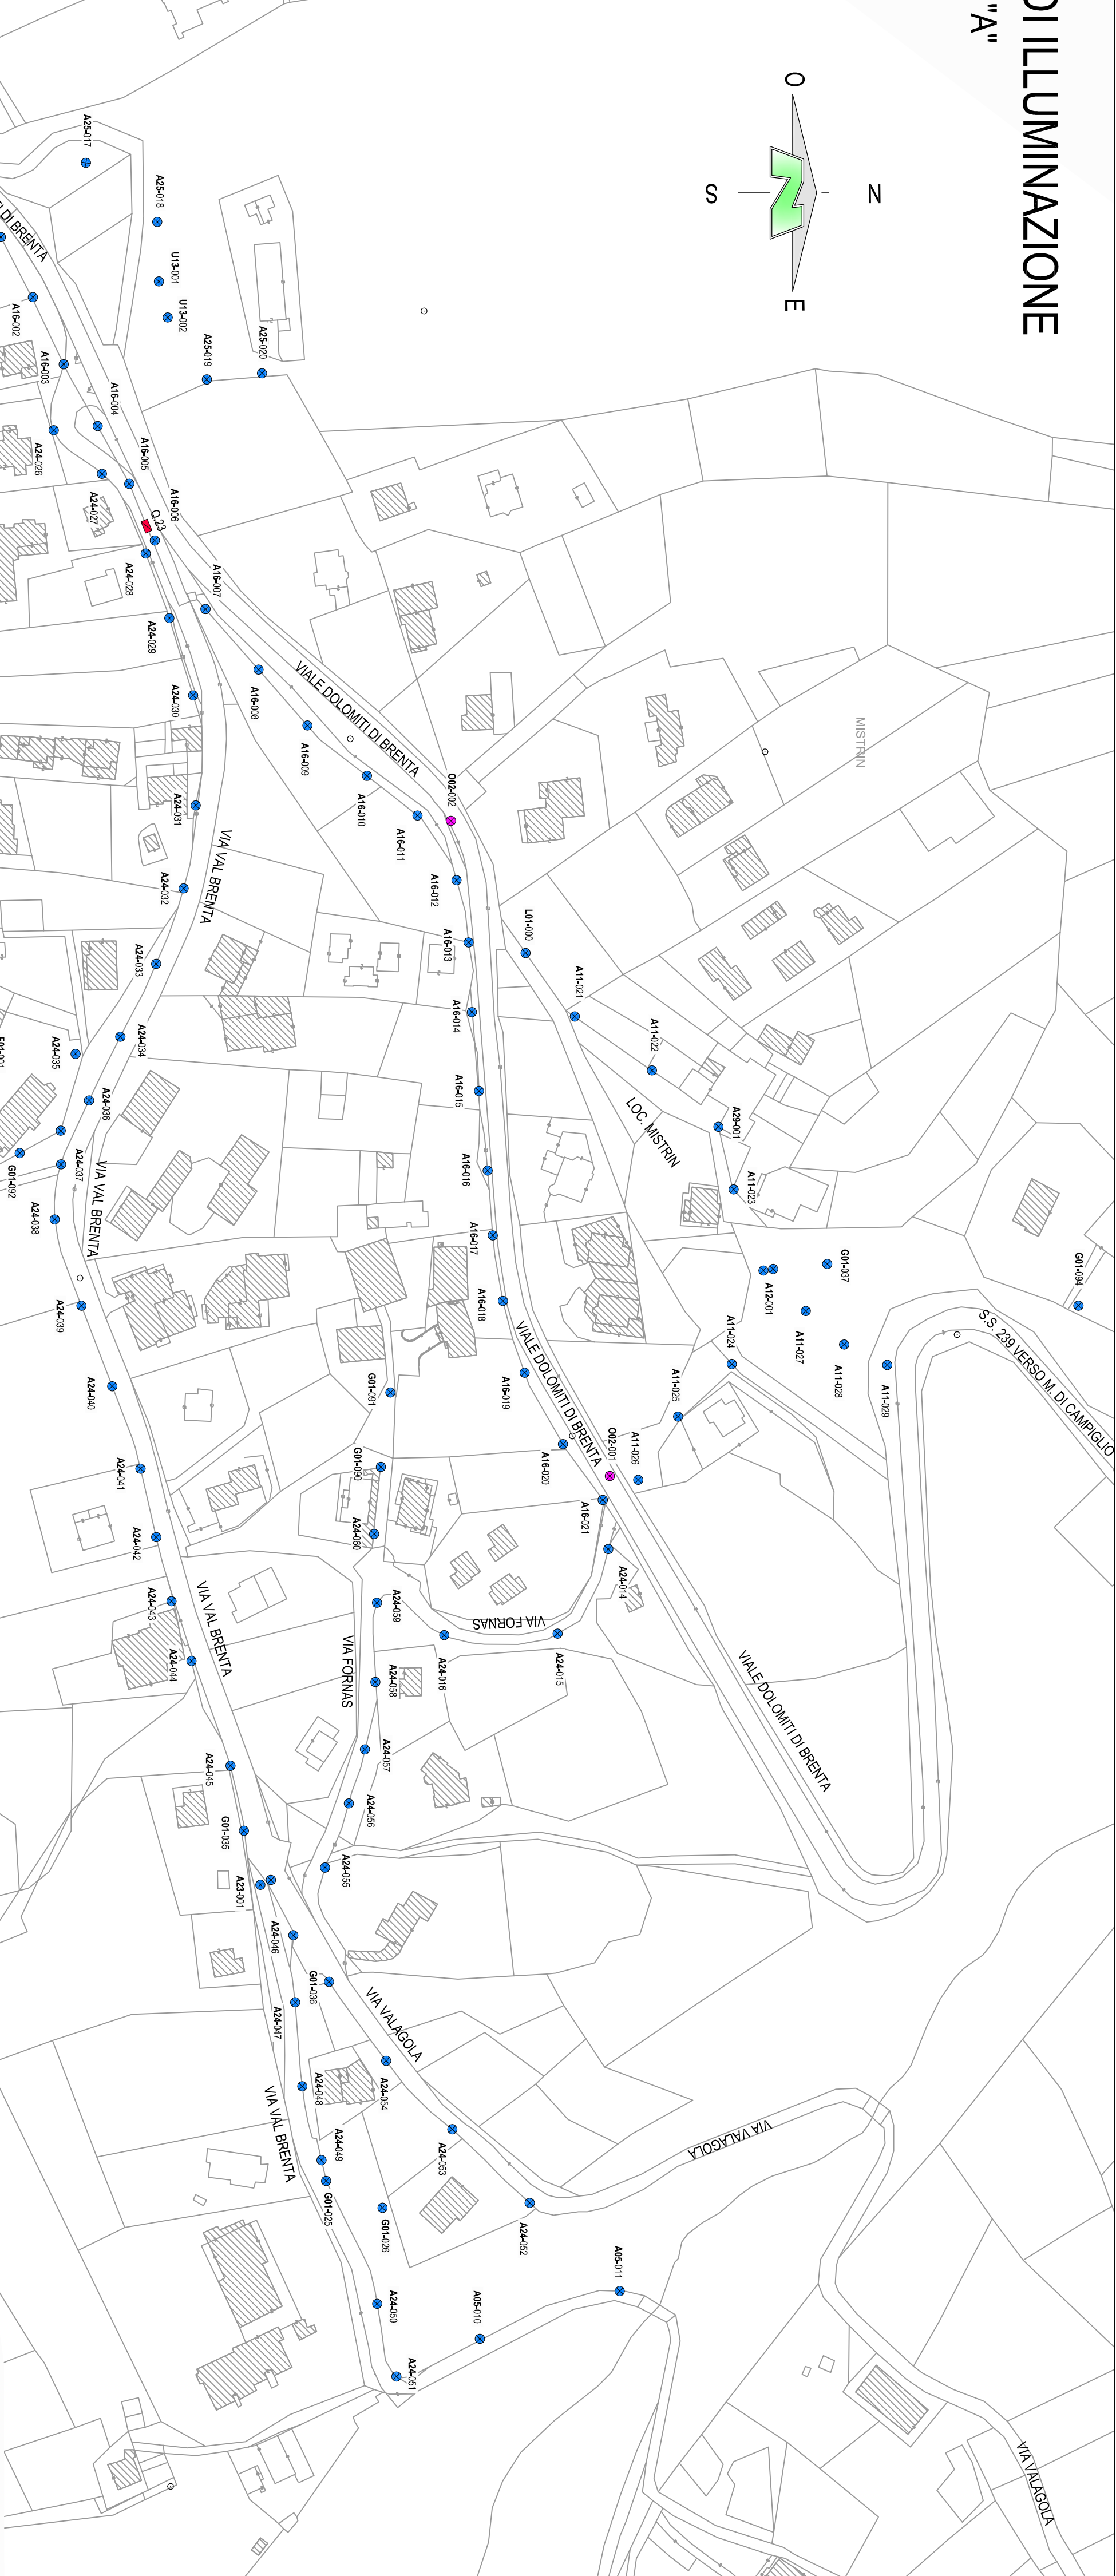


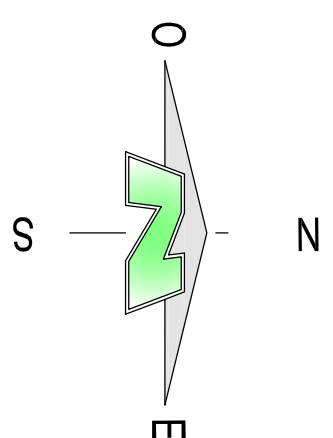


**DATABASE PLANIMETRICO IMPIANTI DI ILLUMINAZIONE**  
PLANIMETRIA ZONA S.A. MAVIGNOLA NORD ZONA "A"  
SCALA 1:1440

SCALA 1:144C

## ZONA PIMUNT ALT

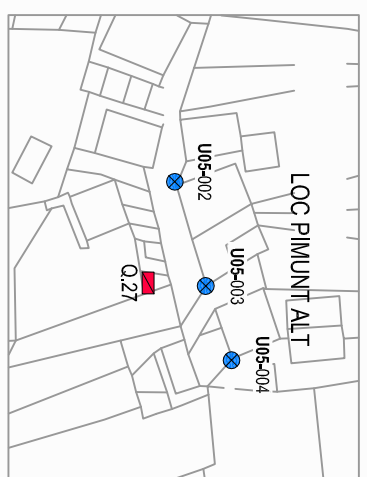


PLANIMETRIA ZONA S.A. MAVIGNOLA SUD - ZONA "B"

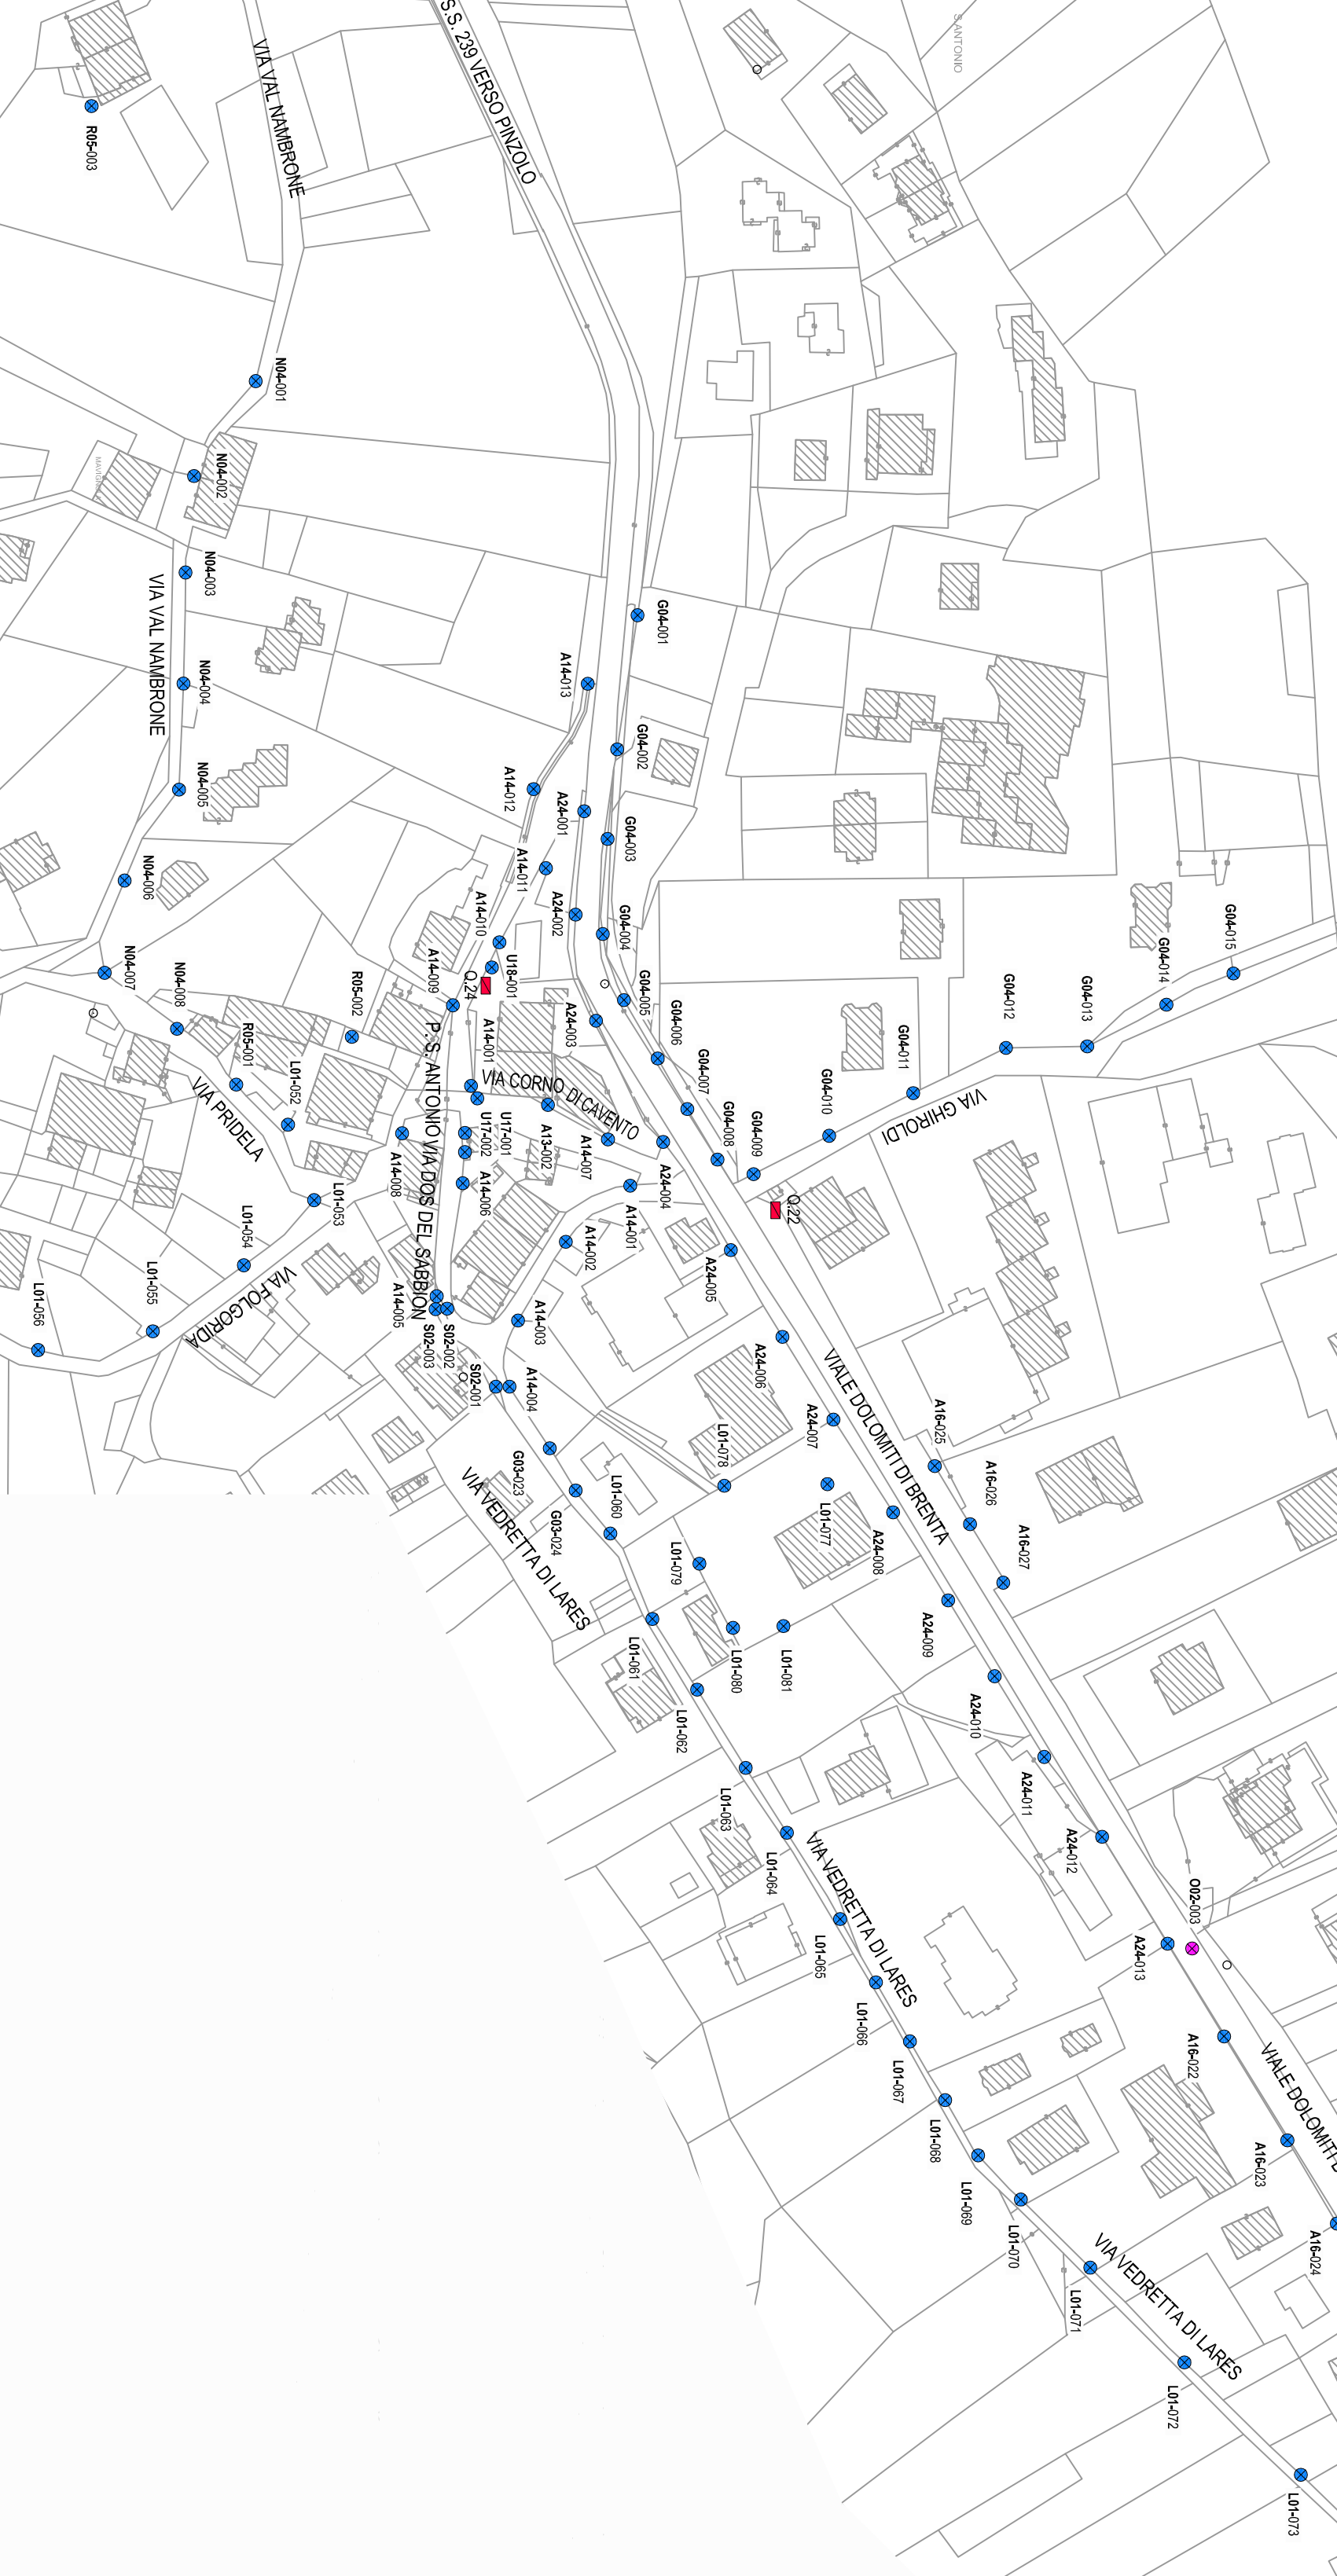

## QUADRO DI UNIONE - S.A. MAVIGNOLA

SCALA 1:10.000

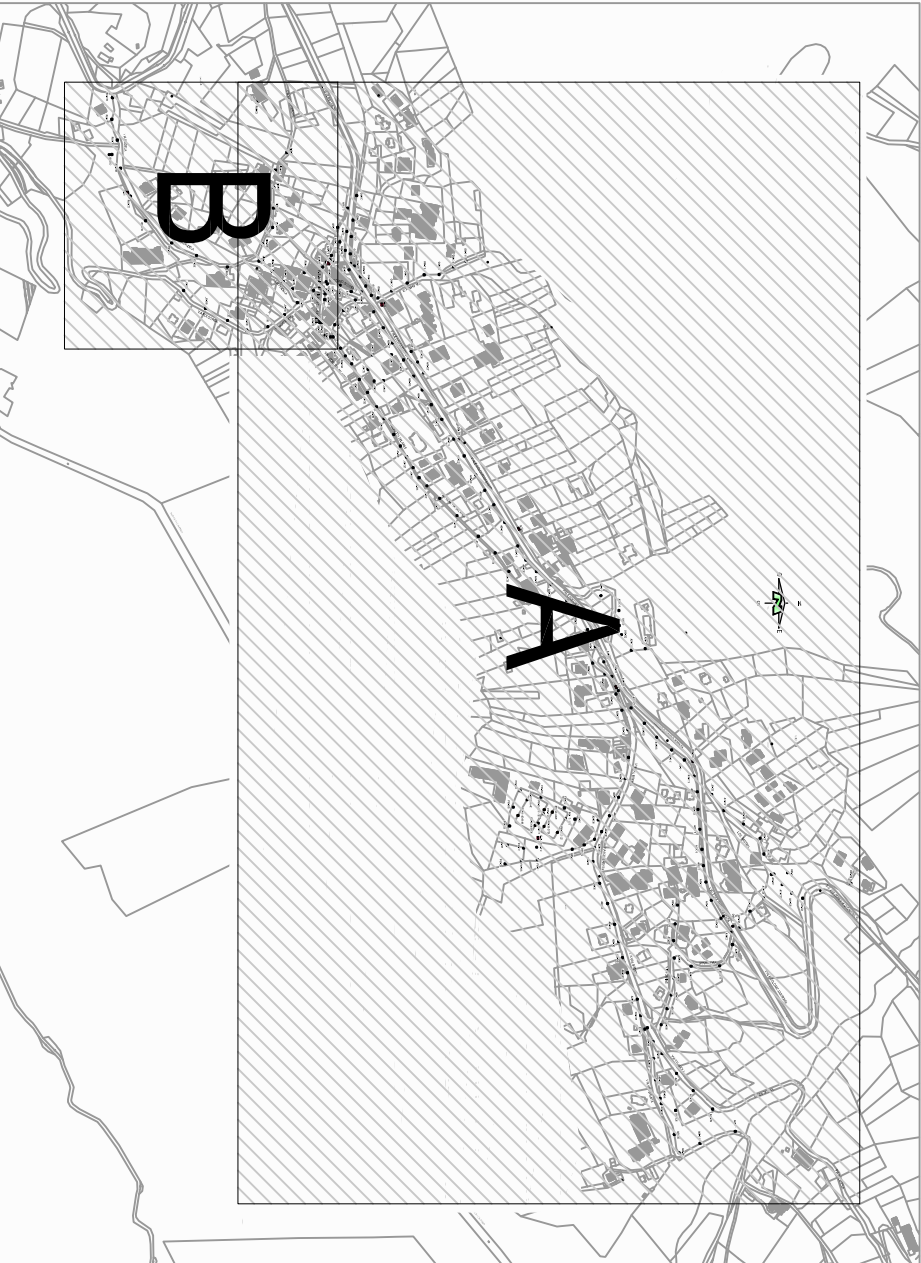

## LEGENDA TABELLA DATI CENSIMENTO

## LEGENDA SIMBOLI



- |                                                                                     |                                                                     |
|-------------------------------------------------------------------------------------|---------------------------------------------------------------------|
|  | QUADRO ELETTRICO DI DISTRIBUZIONE E PROTEZIONE                      |
|  | APPARECCHIO DI ILLUMINAZIONE CON SINGOLO CORPO ILLUMINANTE          |
|  | APPARECCHIO DI ILLUMINAZIONE CON DOPPIO CORPO ILLUMINANTE           |
|  | APPARECCHIO DI ILLUMINAZIONE CON TRE O CORPI ILLUMINANTI            |
|  | APPARECCHIO DI ILLUMINAZIONE CON QUADRUPO CORPO ILLUMINANTE         |
|  | APPARECCHIO DI ILLUMINAZIONE ESTERNA - GENERALE                     |
|  | PROIETTORE O TORRE FARO ILLUMINAZIONE SPORADICA / GRANDI SUPERFICI  |
|  | APPARECCHIO DI ILLUMINAZIONE SPECIFICO PER ATTIVITÀ/RENTI/EDUCATIVA |

|                                   |             |                                                                                                |
|-----------------------------------|-------------|------------------------------------------------------------------------------------------------|
| MATRICOLA:                        | 003.23      | <b>2.3</b><br>N.TAV.<br>DATABASE PLANIMETRICO<br>IMPIANTI DI ILLUMINAZIONE -<br>ZONA MAVIGNOLA |
| DATA PROGETTO:                    | Aprile 2023 |                                                                                                |
| REVISIONE:                        | -           |                                                                                                |
| SCALA:                            | 1:1440      |                                                                                                |
| SPAZIO<br>RISERVATO<br>AL COMUNE: |             |                                                                                                |

**Tecnico:**

**ORDINE DEI PERITI INDUSTRIALI  
DI TRENTO**

per. ind. **Simone Maestri**

**PROGETTAZIONE IMPIANTI ELETTRICI**  
CIVILI - DOMOTICI - INDUSTRIALI - ANTINCENDIO  
FOTOVOLTAICI - ILLUMINOTECNICA - ENERGIE RINNOVABILI

**r. ind. Simone Maestri** Via Verdi 9/B 38080 Carisolo (TN)  
t. 0465.950040 - cell. 328.2220553 P.IVA 02055760222  
mail: per.ind.simonemaestri@gmail.com pec: simone.maestri@pec.epp

E' vietata a termini di legge (l. 22.04.1941 n.633) la riproduzione e diffusione non autorizzata del presente elaborato di proprietà esclusiva dello Studio Tecnico